


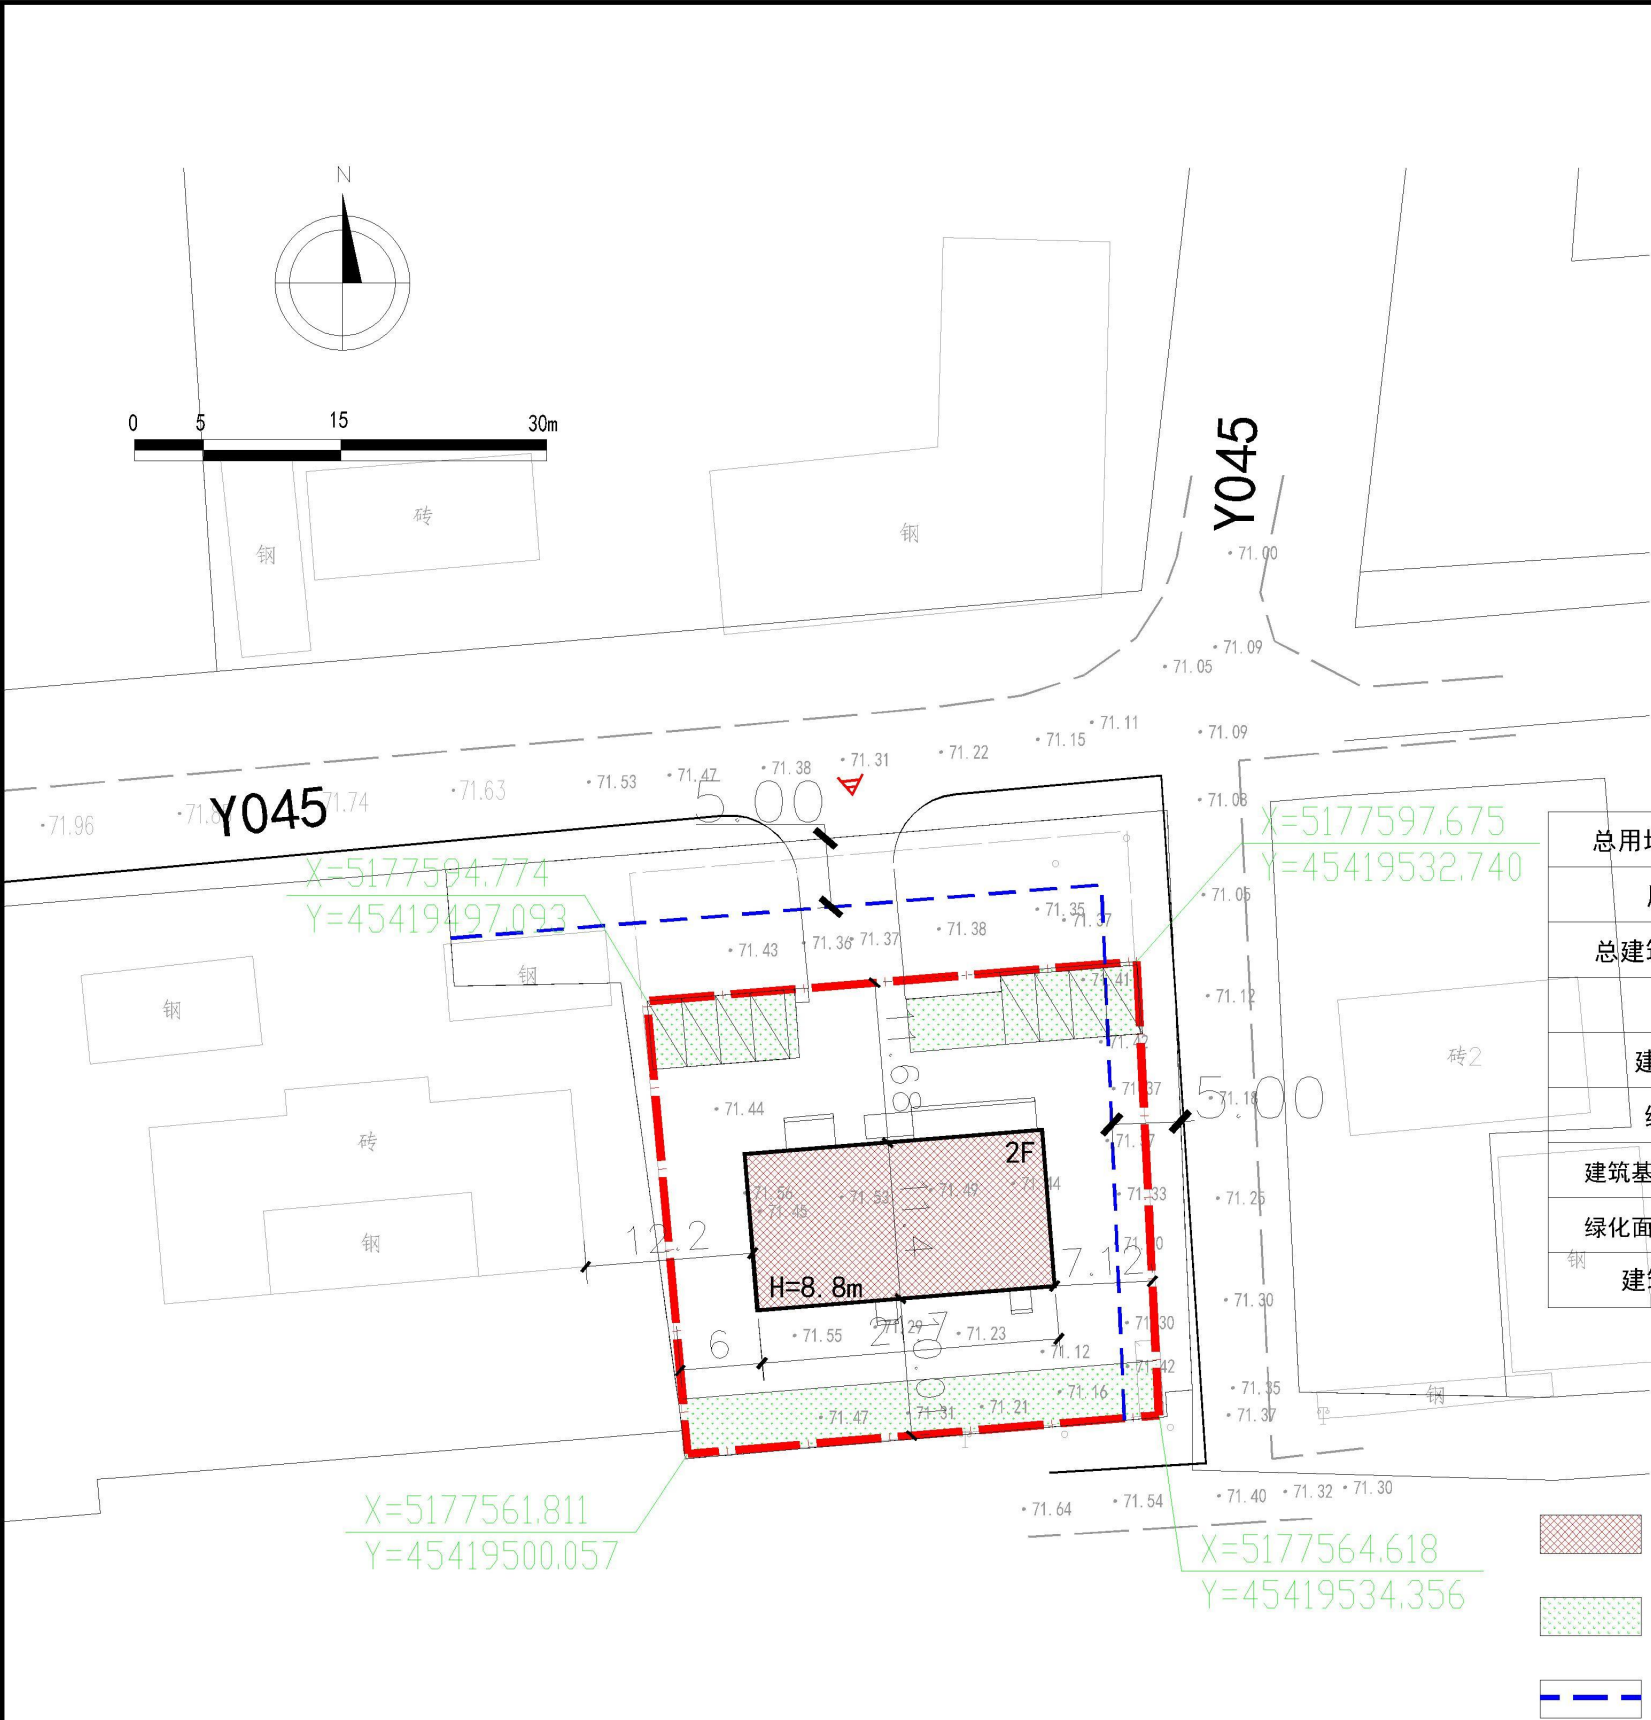

技术经济指标表

总用地面积(平方米)	1160.99
用地性质	机关团体用地(0801)
总建筑面积(平方米)	494.76
容积率	0.43
建筑密度(%)	21.31
绿地率(%)	23
建筑基底面积(平方米)	247.38
绿化面积(平方米)	271.00
建筑高度(米)	8.8

图例

	规划建筑		停车位
	绿化		出入口
	建筑退让线		用地边界

新建建筑物一览表

序号	建设工程分项名称	建筑栋号	建筑功能	地上层数	地下层数	地上高度	地下深度	建筑基底面积	地上建筑面积	地下建筑面积	单体建筑面积	结构类型	备注
1	供电所	1栋	办公	2层	0	8.80m	0	247.38m ²	494.76m ²	0	494.76m ²	框架结构	耐火等级: 二级

同扩工程科技(集团)有限公司
Tongkuo Engineering Technology (Group) Co., Ltd

资质等级:
城乡规划(国土空间规划) 乙级
证书编号: 皖自资规乙字24340075
市政全行业 乙级
建筑工程设计 乙级
风景园林专项 乙级
环境工程专项(物理污染防治工程) 乙级
证书编号: A234051827

备注:

单位出图专用章盖栏

城乡规划编制技术专用章

单位名称: 同扩工程科技(集团)有限公司
资质等级: 乙级
证书编号: 皖自资规乙字24340075
有效期: 2024年02月12日至2029年12月12日

建设单位
国网黑龙江省电力有限公司
饶河县供电分公司

工程名称
国网黑龙江双鸭山饶河县供电分公司
大通河供电所项目

子项名称
工程编号

类别	姓名	签名
项目负责人	王仕刚	王仕刚
审定	吴新慧	吴新慧
审核	吴新慧	吴新慧
专业负责人	刘朝华	刘朝华
校核	徐景	徐景
设计	洪兵	洪兵

会 签	
建 筑	电 气
结 构	暖 通
给 排 水	

图名 总平面图

图号

阶段	报批	专业	规划
比例	1:1000	日期	2026.06